



ZUGEHÖRIGE ZEICHNUNGEN	
PLANTITEL	ZEICHNUNGSNUMMER
WERKSTATTGEBÄUDE GEBÄUDESCHNITTE A-A, 1-1	QSCS-ILF-AR-DWG-610
WERKSTATTGEBÄUDE FASSADENSCHNITTE	QSCS-ILF-AR-DWG-615
OBERFLÄCHENPLAN VDS QUARNSTEDT	QSCS-ILF-PT-PLT-0001
ERGÄNZUNGSPLAN VDS QUARNSTEDT	QSCS-ILF-PT-DWG-0002
LAGEPLAN MIT ABSTANDFLÄCHEN VDS QUARNSTEDT	QSCS-ILF-PT-PLT-0007

- LEGENDE:
- STAHLBETON
 - FERTIGTEIL BETONELEMENTE
 - MAUERWERK
 - TROCKENBAUWAND
 - DÄMMUNG WEICH
 - DÄMMUNG HART
 - PFÄHLE

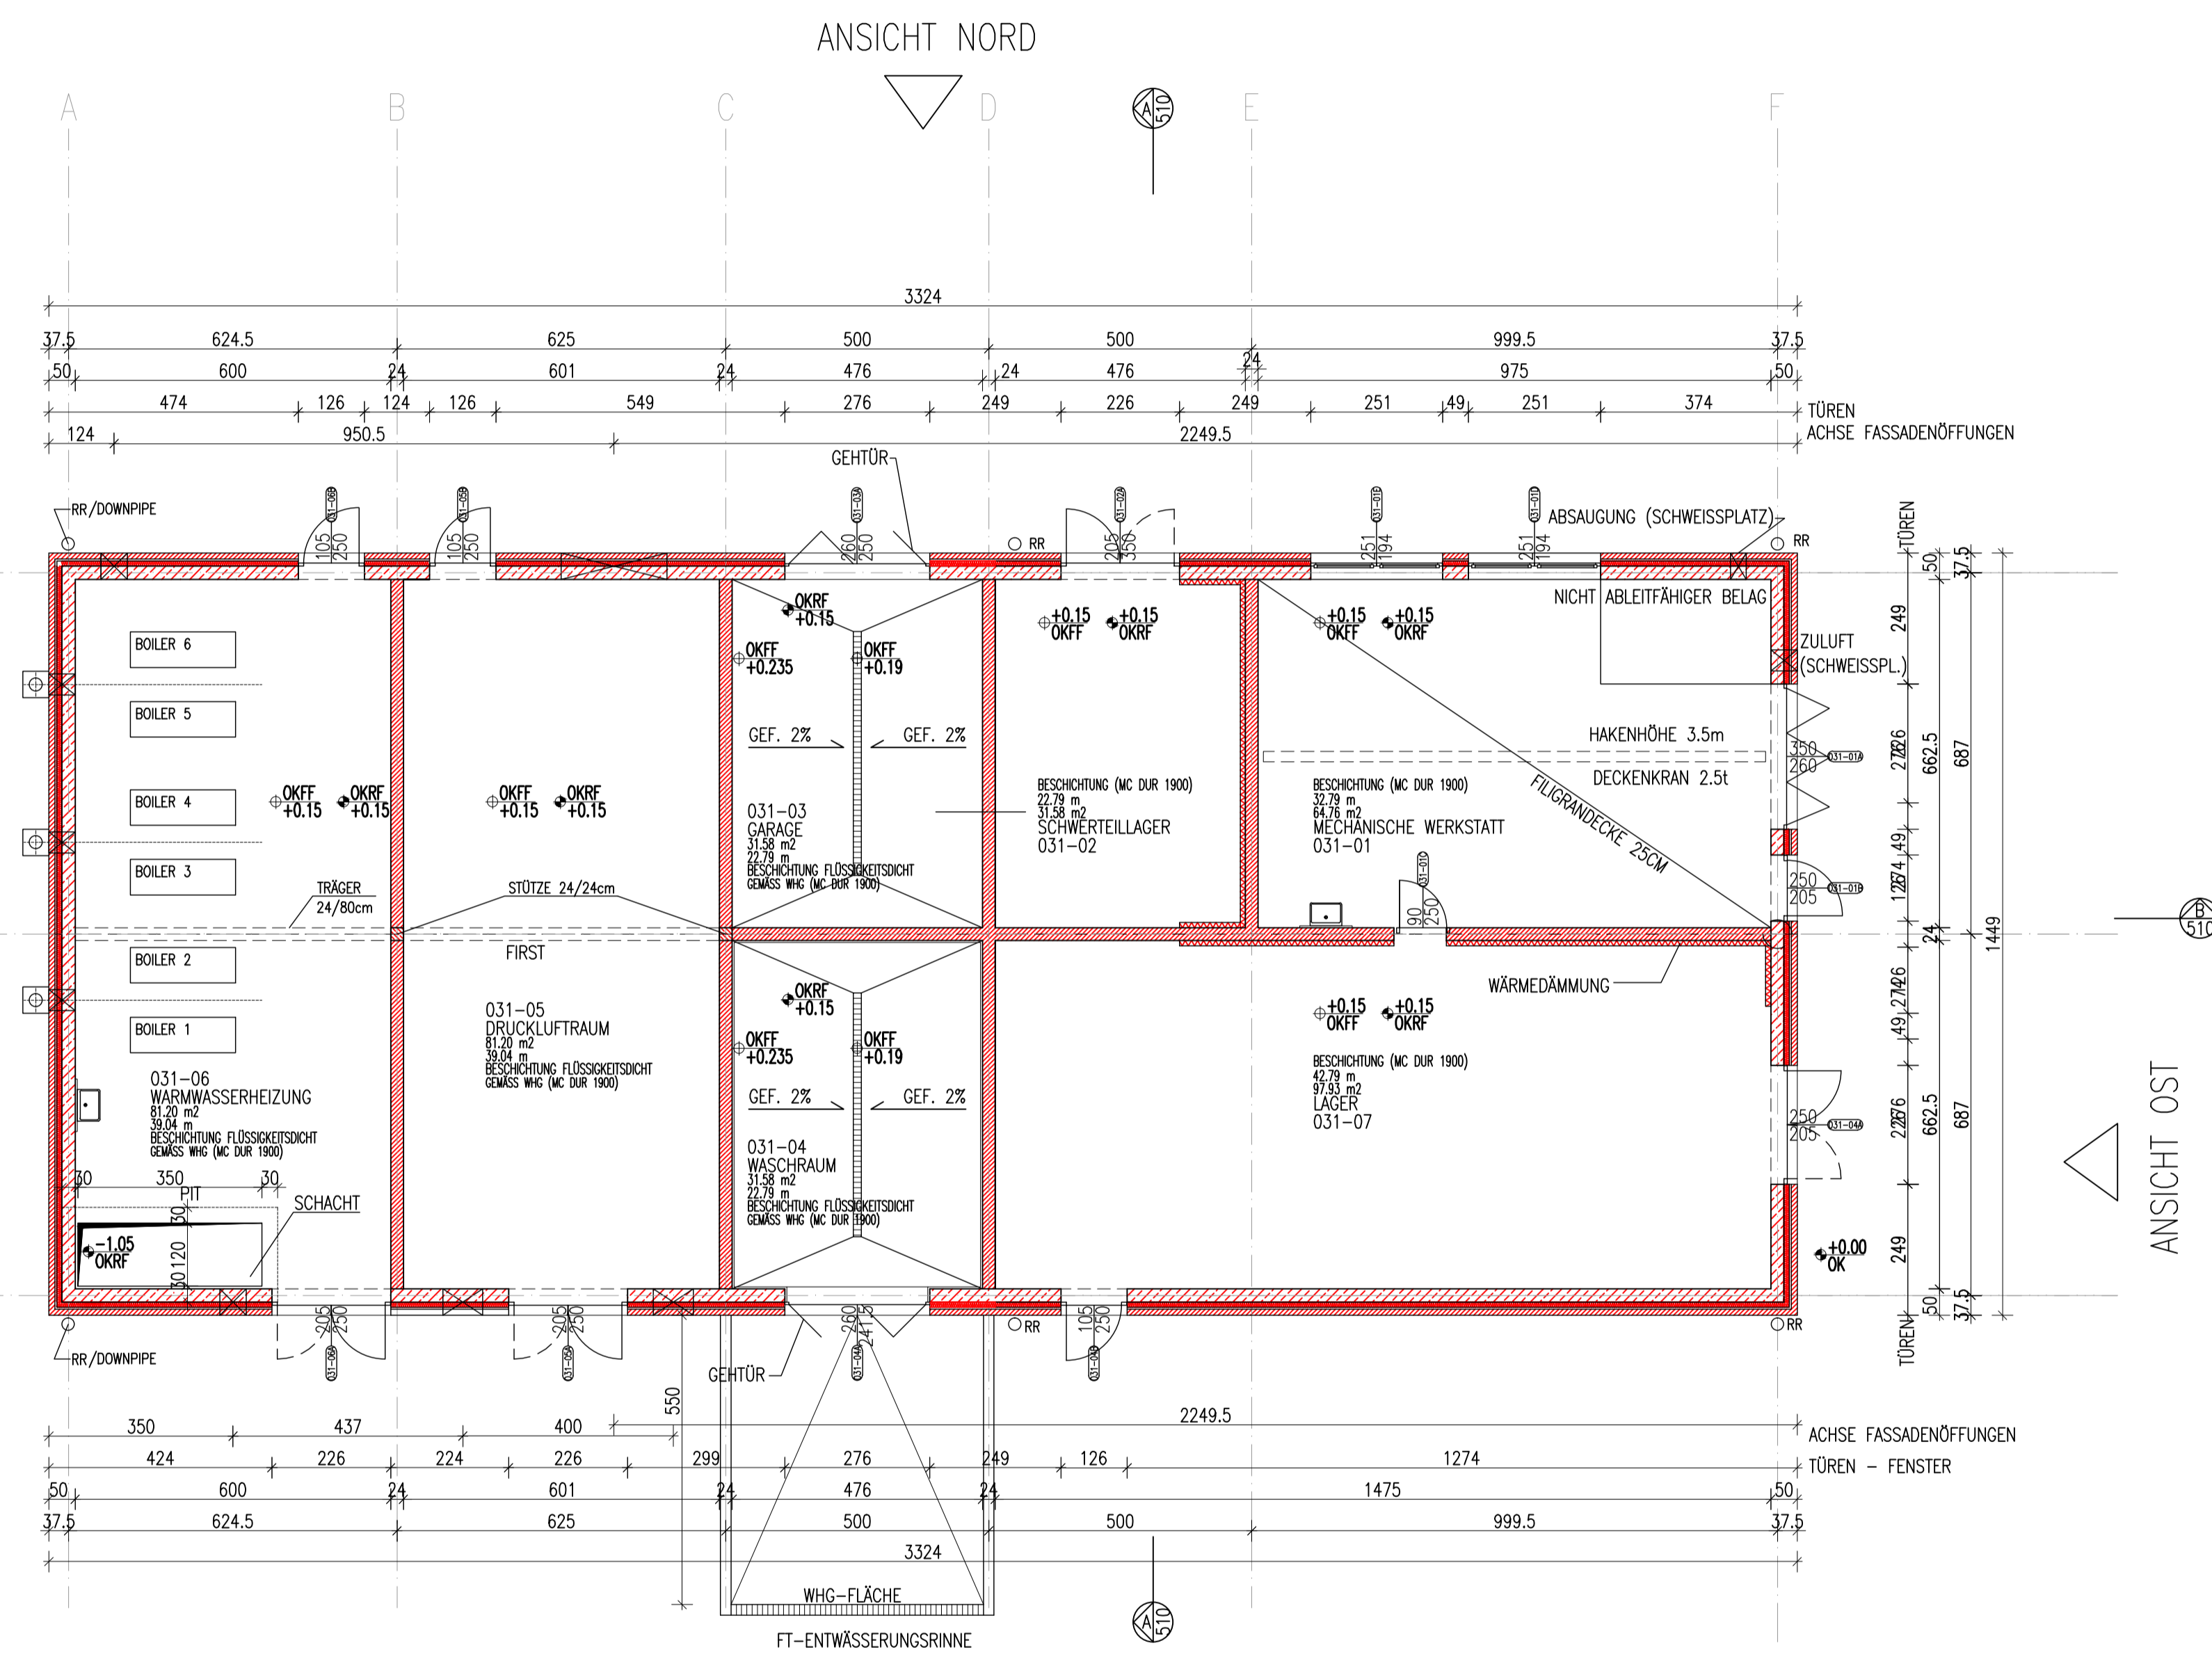

GRUNDRISS

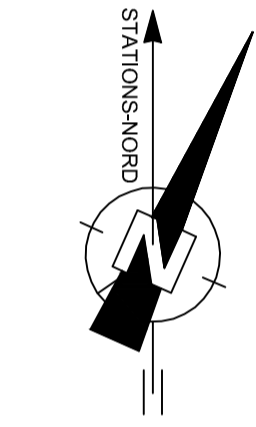




ANLAGENNIVEAU: ±0.00 = 7.00 müNN

HANNOVER, DEN ORT, DATUM	UNTERSCHRIFT BAUHERR	HAMBÜHNEN, DEN ORT, DATUM	UNTERSCHRIFT ENTWURFSVERFASSER
-----------------------------	----------------------	------------------------------	--------------------------------

ZUR UNVERBINDLICHEN VORABINFORMATION

4.0 Ausgabe zur Freigabe	22.10.12	BoeM	LueP	LanE	
3.0 Ausgabe zur Genehmigung	18.04.11	HecG	Hand	WobH	
2.0 Ausgabe zur Genehmigung	28.02.11	Fili	Team	T.Callan	
1.0 Ausgabe zur Freigabe	22.10.11	Eigentler	Team	T.Callan	
Ind.	Änderung	Datum	Gezeichnet	Geprüft	Freigegeben
Beorb.	Datum	Name	Kontraktorfirma:	Kontraktorbenennung:	
Gepr.				Kontraktor-Dokumentnummer: QSCS-ILF-AR-DWG-0605	
Norm					
Baujahr	Medium/Rohrklr.:	DN/PN	Leitungs-Nr.:		
Datum: 24.01.11	Engineering-Firma	Gez.:	Gez.:		
Original-Blattgröße: A1	Gepr.:	Gepr.:	Gepr.:	© Gasunite GmbH / 9727 Kitzingen / NL / T +49 930 511 91 11	
Maßstab: 1:100	BAUANTRAGSZEICHNUNG 31 WERKSTATTGEBÄUDE GRUNDRISS				
Gesamtblattzahl: ---	Dateiname: QSCS-ILF-AR-DWG-605-615V4.0-WerkstGeb.dwg				
Zg.-Nr. 09956VDS031239F60500					

ZUGEHÖRIGE ZEICHNUNGEN	
PLANTITEL	ZEICHNUNGSNUMMER
WERKSTATTGEBÄUDE GEBÄUDESNITTE A-A, 1-1	QSCS-ILF-AR-DWG-610
WERKSTATTGEBÄUDE FASSADENSANSICHTEN	QSCS-ILF-AR-DWG-615
OBERFLÄCHENPLAN VDS QUARNSTEDT	QSCS-ILF-PT-PLT-0001
ERGÄNZUNGSPLAN VDS QUARNSTEDT	QSCS-ILF-PT-DWG-0002
LAGEPLAN MIT ABSTANDFLÄCHEN VDS QUARNSTEDT	QSCS-ILF-PT-PLT-0007

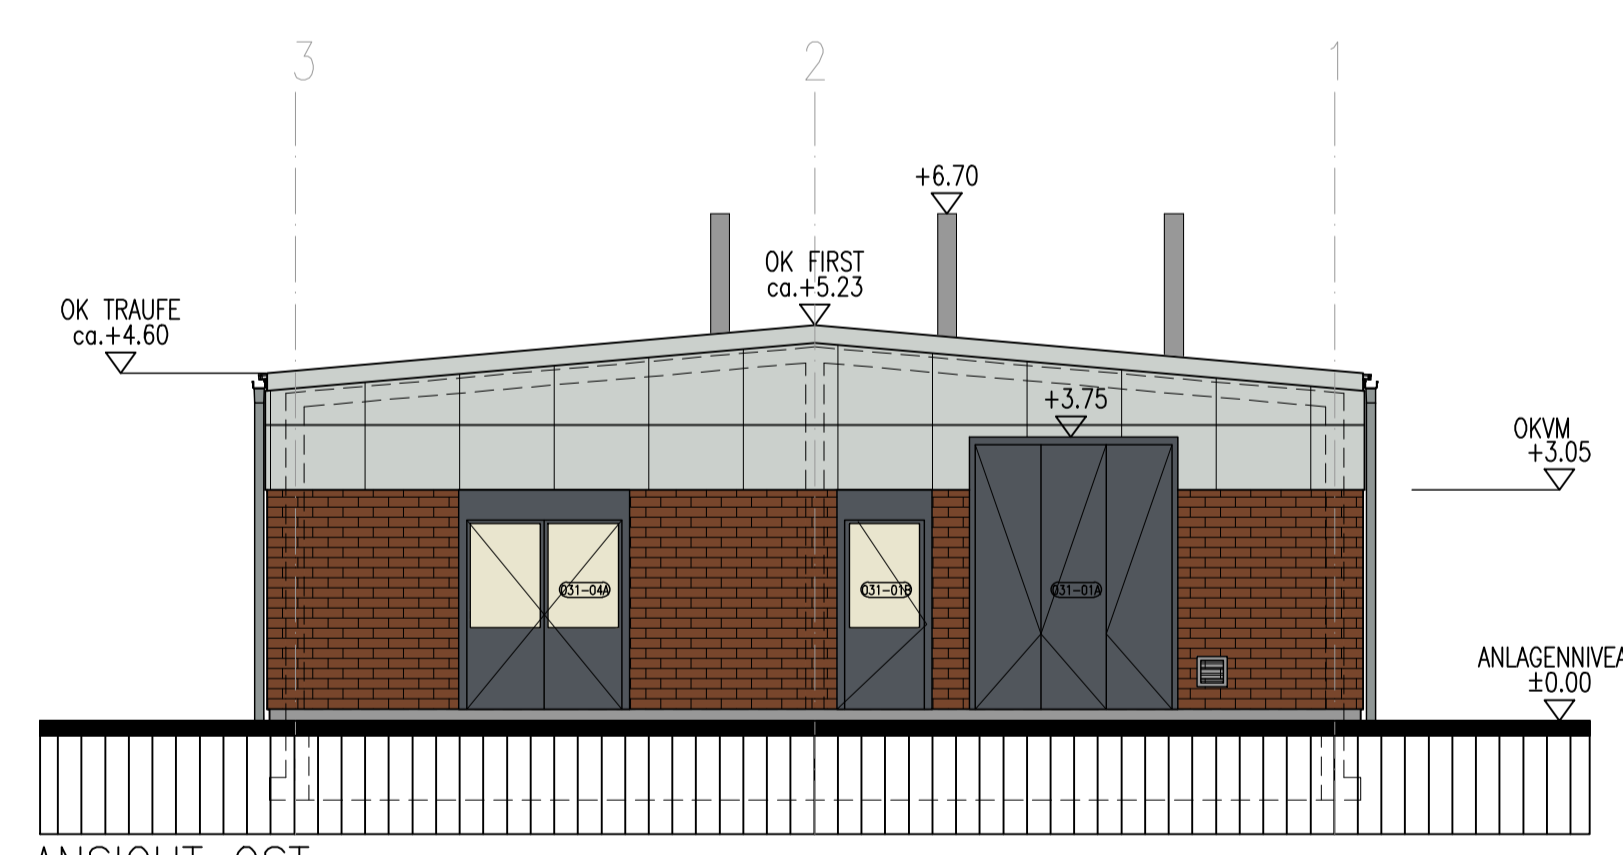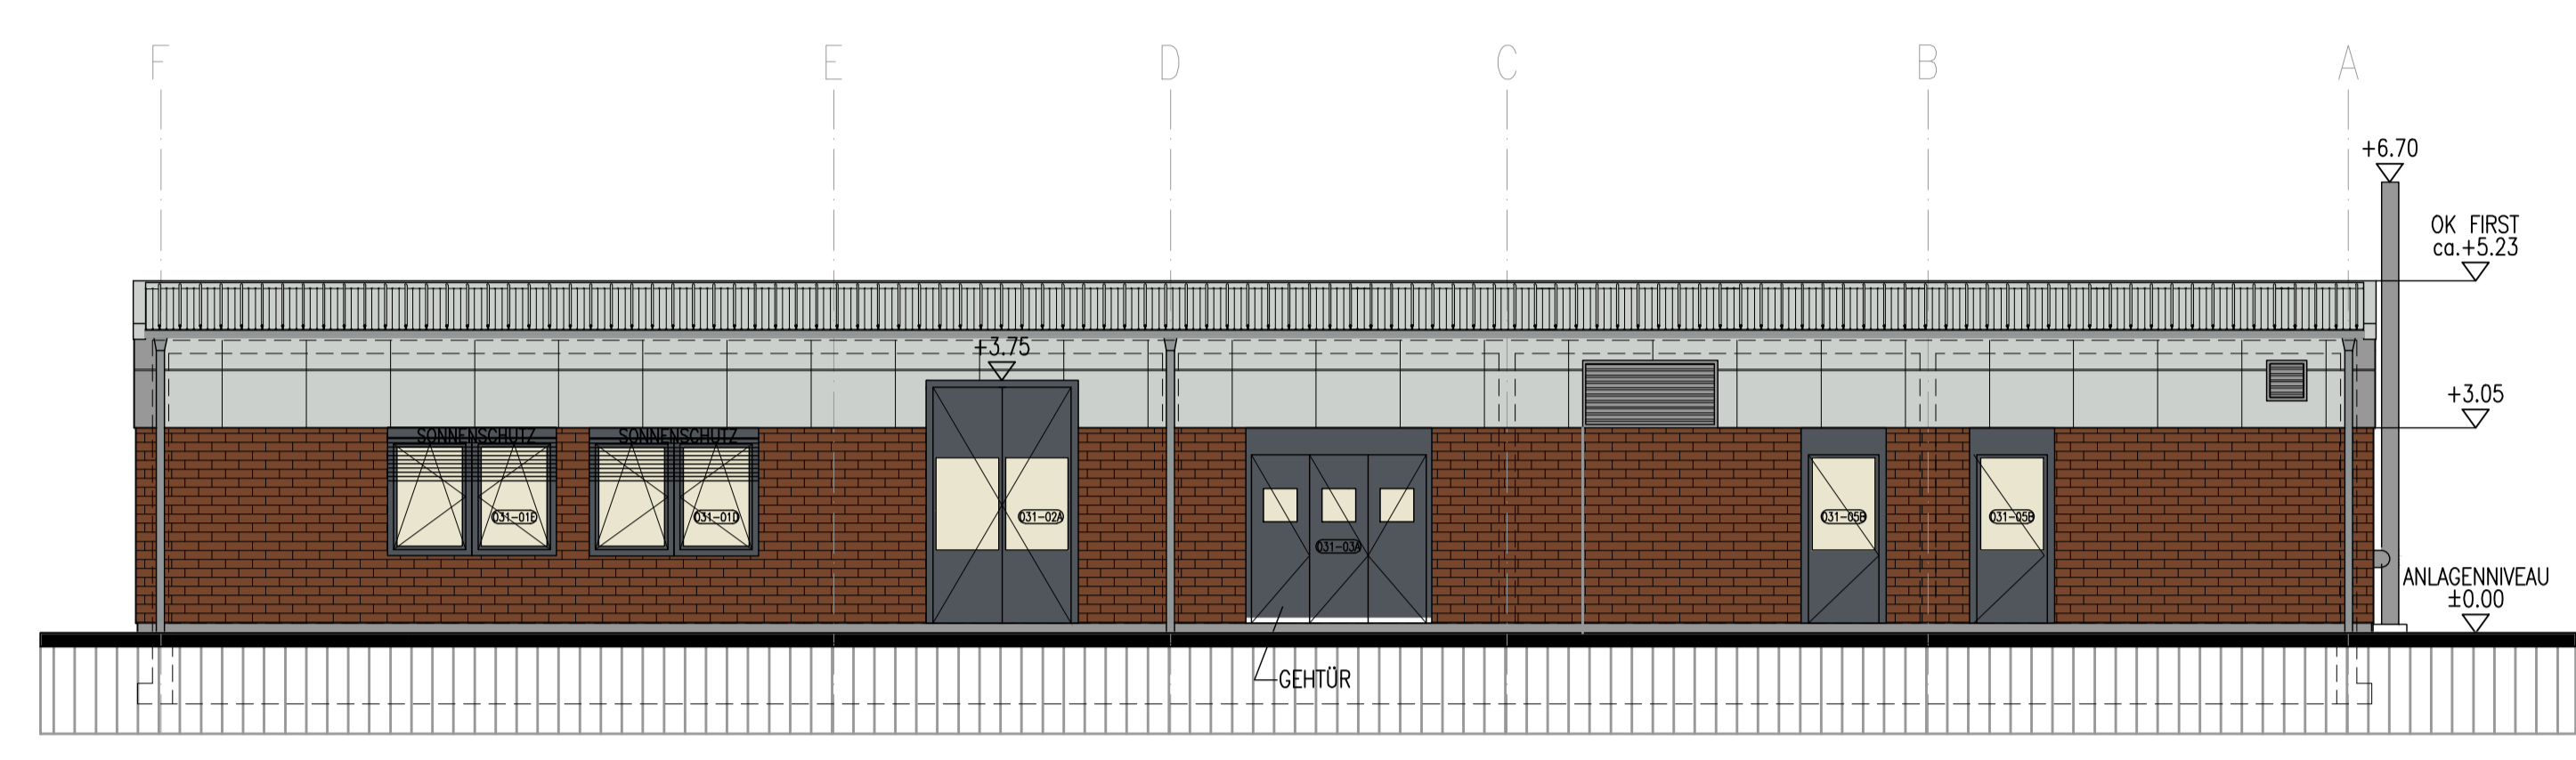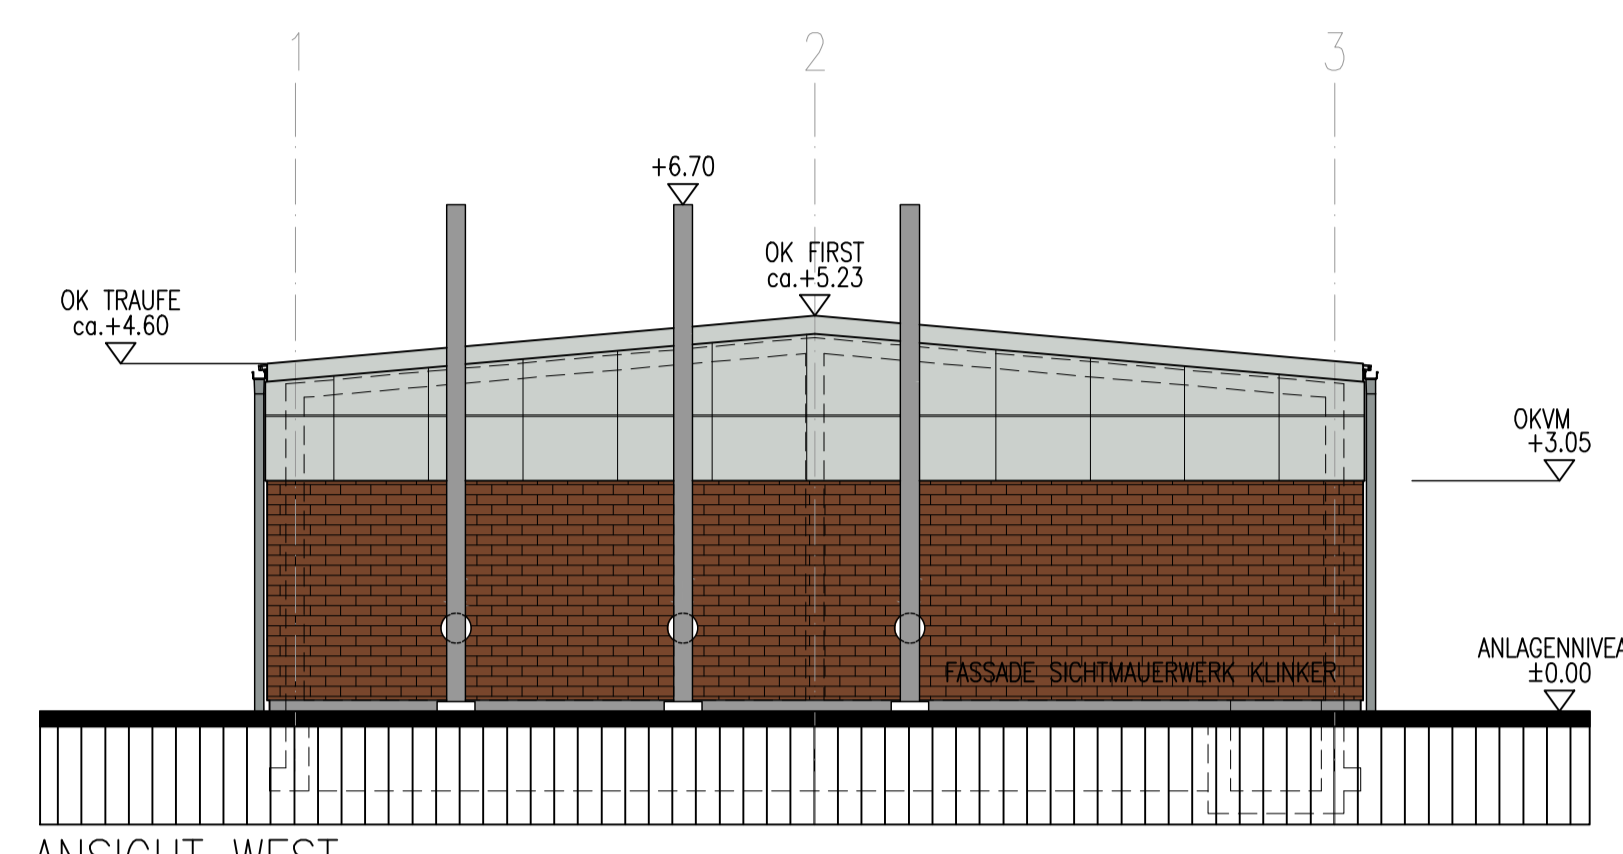

ANLAGENNIVEAU: ±0.00 = 7.00 müNN

HANNOVER, DEN ORT, DATUM	UNTERSCHRIFT BAUHERR	HAMBÜHREN, DEN ORT, DATUM	UNTERSCHRIFT ENTWURFSVERFASSER
-----------------------------	----------------------	------------------------------	--------------------------------

ZUR UNVERBINDLICHEN VORABINFORMATION

4.0 Ausgabe zur Freigabe	22.10.12	BoeM	LueP	LanE
3.0 Ausgabe zur Genehmigung	18.04.11	HecG	HanD	WobH
2.0 Ausgabe zur Genehmigung	28.02.11	Fill	Team	T.Callan
1.0 Ausgabe zur Freigabe	22.10.11	Eigentler	Team	T.Callan
Ind.	Änderung	Datum	Gezeichnet	Geprüft
Beorb.	Name	Kontraktorfirma:	Kontraktorbenennung:	
Gepr.		ILF	Kontraktor-Dokumentnummer:	
Norm		CONSULTING ENGINEERS	QSCS-ILF-AR-DWG-0605	
Baujahr	Medium/Rohrktl.:	DN/PN	Leitungs-Nr.:	
Datum: 24.01.11	Engineering-Firma	Gez.:	Gez.:	gasunite <small>Gasunion GmbH 31077 Nörtingen NL / T +49 50 511 91 11</small>
Original-Blattgröße: A1	Gepr.:	Gepr.:	Gepr.:	
Maßstab: 1:100	BAUANTRAGSZEICHNUNG 31 WERKSTATTGEBÄUDE ANSICHTEN			
Gesamtblattzahl: ---	Dateiname: QSCS-ILF-AR-DWG-605-615V4.0-WerkstGeb.dwg			
Za.-Nr. 09956VDS031239F61500				